


RZUT PIĘTRA SKALA 1:100

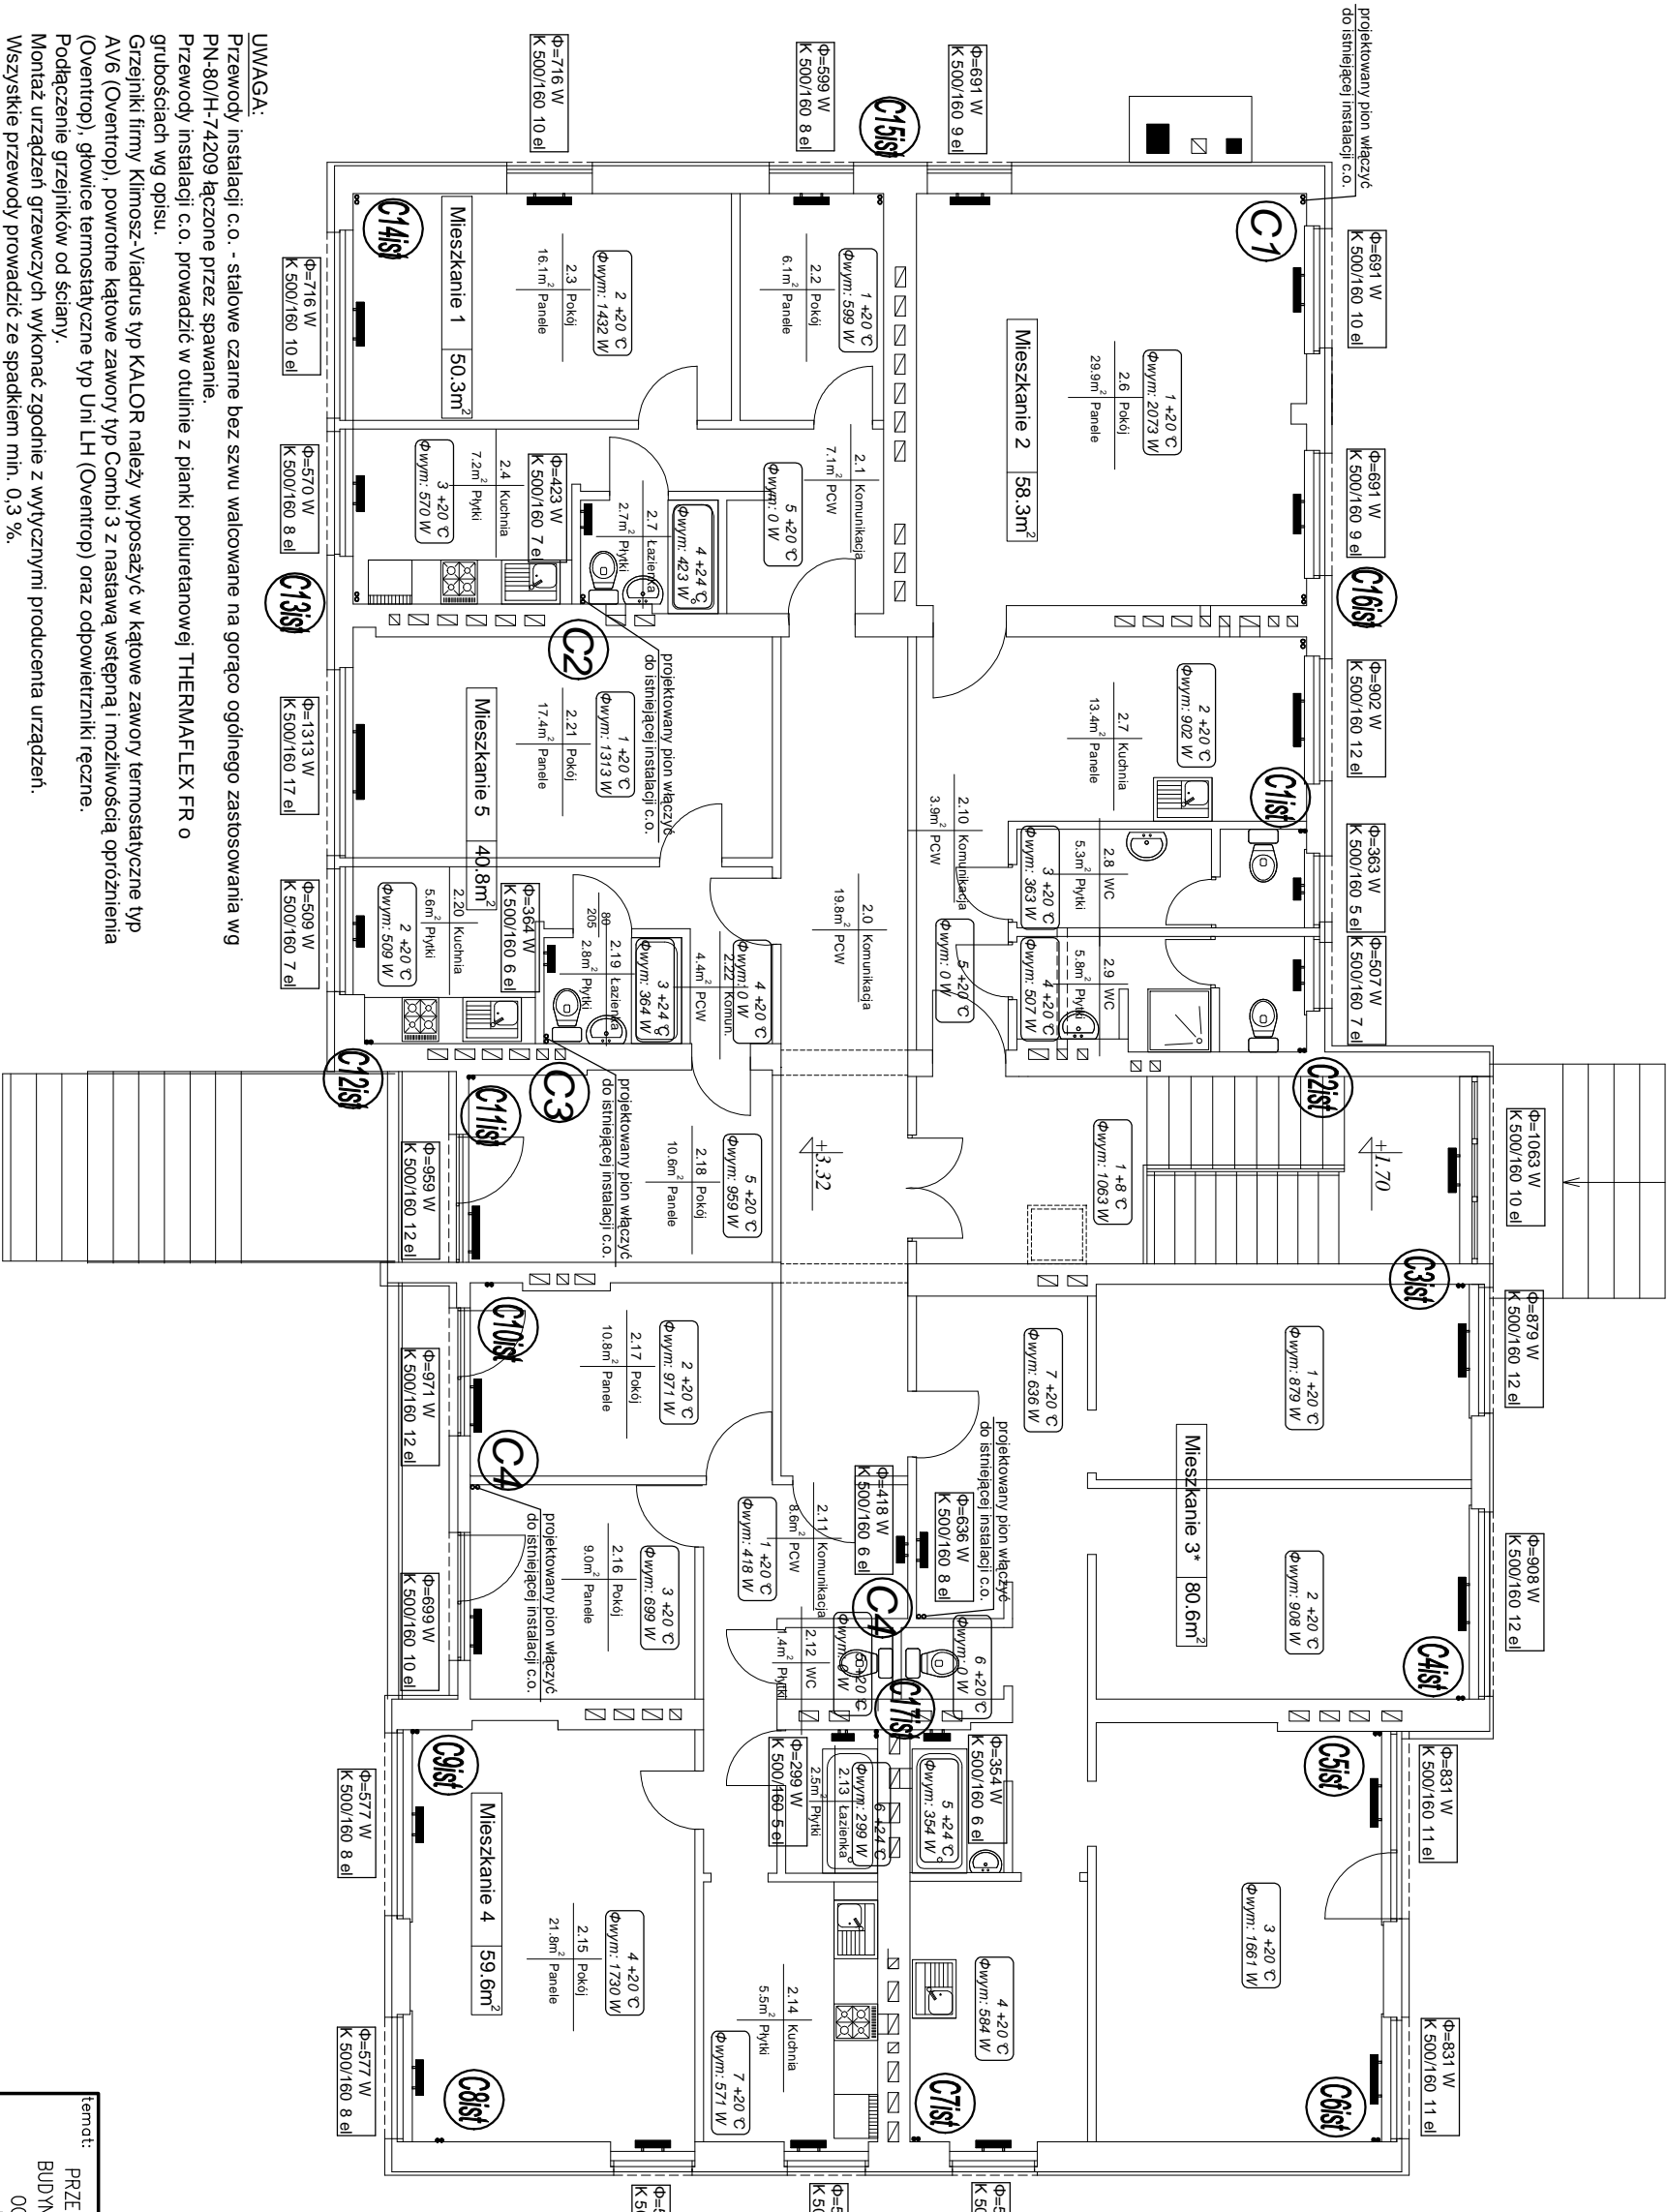

LEGENDA:

projektowane grzejniki

projektowan pion instalacji c.o.

istniejący pion instalacji c.o.

temat: PRZEBUDOWA I ROZBUDOWA BUDYNKU WIELOFUNKCYJNEGO OCIEŚKĄ, GM. RAKÓW		PRACOWNIA PROJEKTOWA	
stadum: PROJEKT BUDOWLANY		GRZEGORZ GREGULSKI	
bronz: SANITARNA		butor: 28-415 Kieda ul. Gdina 19a	
projekto: mgr inż. Andrzej Simla		butor (041) 3610234 e-mail: butor@28-415.pl	
opracow: inż. Anna Gregulska		podpis: Nr upr. 218/Ki/74	
sprawdził: mgr inż. Kozimierz Bogdan		podpis: Nr upr. 63/32/76	
rysunek: RZUT I PIĘTRA INSTALACJA C.O.		skala: 1:100	
		nr rys.: S-02	