


RZUT PIĘTRA
skala 1:100

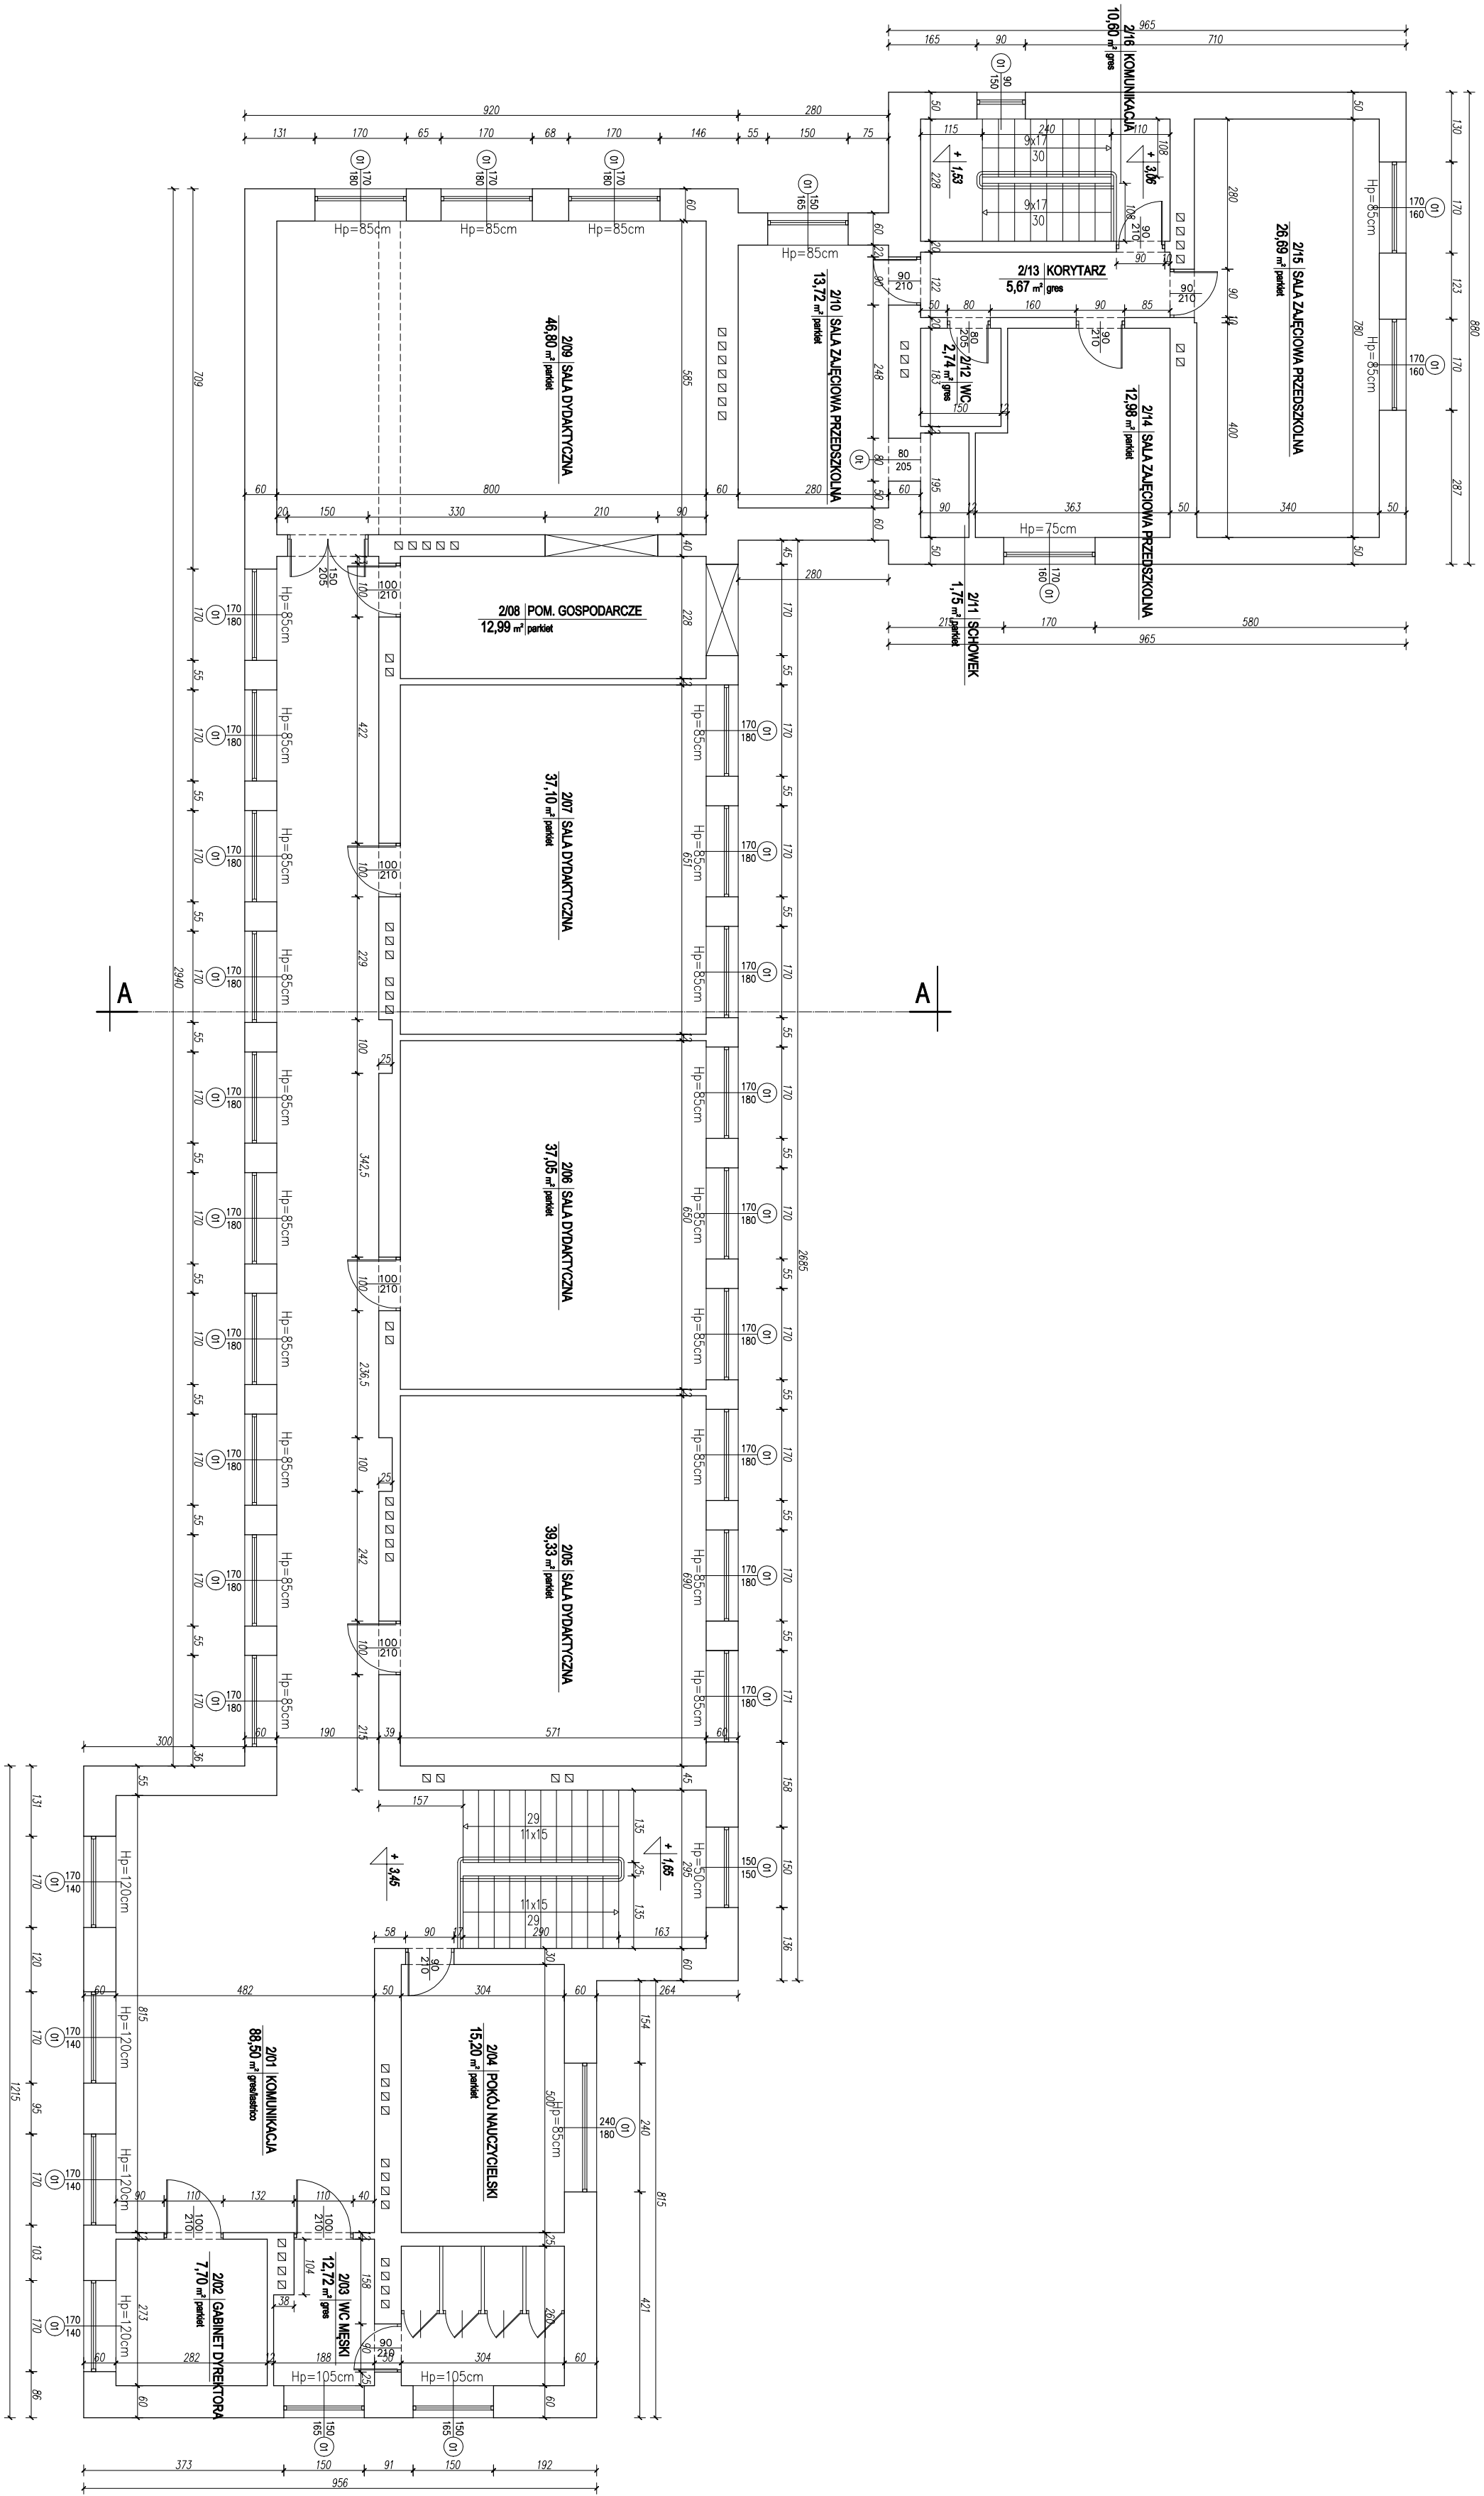

KARIGO		KARIGO Zbigniew Steniewski 25-415 Kielce, ul. Górna 20	
branża / lista	INWENTARYZACJA / PROJEKT BUDOWLANY	skala	1:100
projekt	RZUT PIĘTRA	data	01.2018
nazwa inwestycji	ROZBUDOWA I PRZEBUDOWA SZKOŁY I PODSTAWOWEJ W OCIESEKACH	in projekt	
inwestor	OCIESEKI, gm. Raków DZ. NR EWID. 252, 253; OBRĘB 0013 ul. Ogrodowa 1, 28-035 RAKÓW	I-3	
opracował	URZĄD GMINY RAKÓW mgr inż. Katarzyna SOŁTYS ulp. bud. SWK0213PWBR015		
Załącznik nr 3 powołania, umieszczenie na rysunku technicznym opracowania jest bez jego fragmentów bez pisemnej zgody właściciela praw autorskich. Wszelkie prawa wynikające z ustawy o prawie autorskim i prawach pokrewnych.			