


OBJAŚNIENIA:

- N-1 - obrotowa nasada kominowa wiatrowa $\varnothing 150$
(szczegóły wg opisu technicznego);
- N-2 - obrotowa nasada kominowa hybrydowa $\varnothing 200$ z silnikiem o mocy
 $N_s=20W$; $\sim 24V$ (szczegóły wg opisu technicznego);
- 1Ks
110PVC - piony kanalizacji sanitarnej;
- 1Ks
110PVC - piony kanalizacji technologicznej;

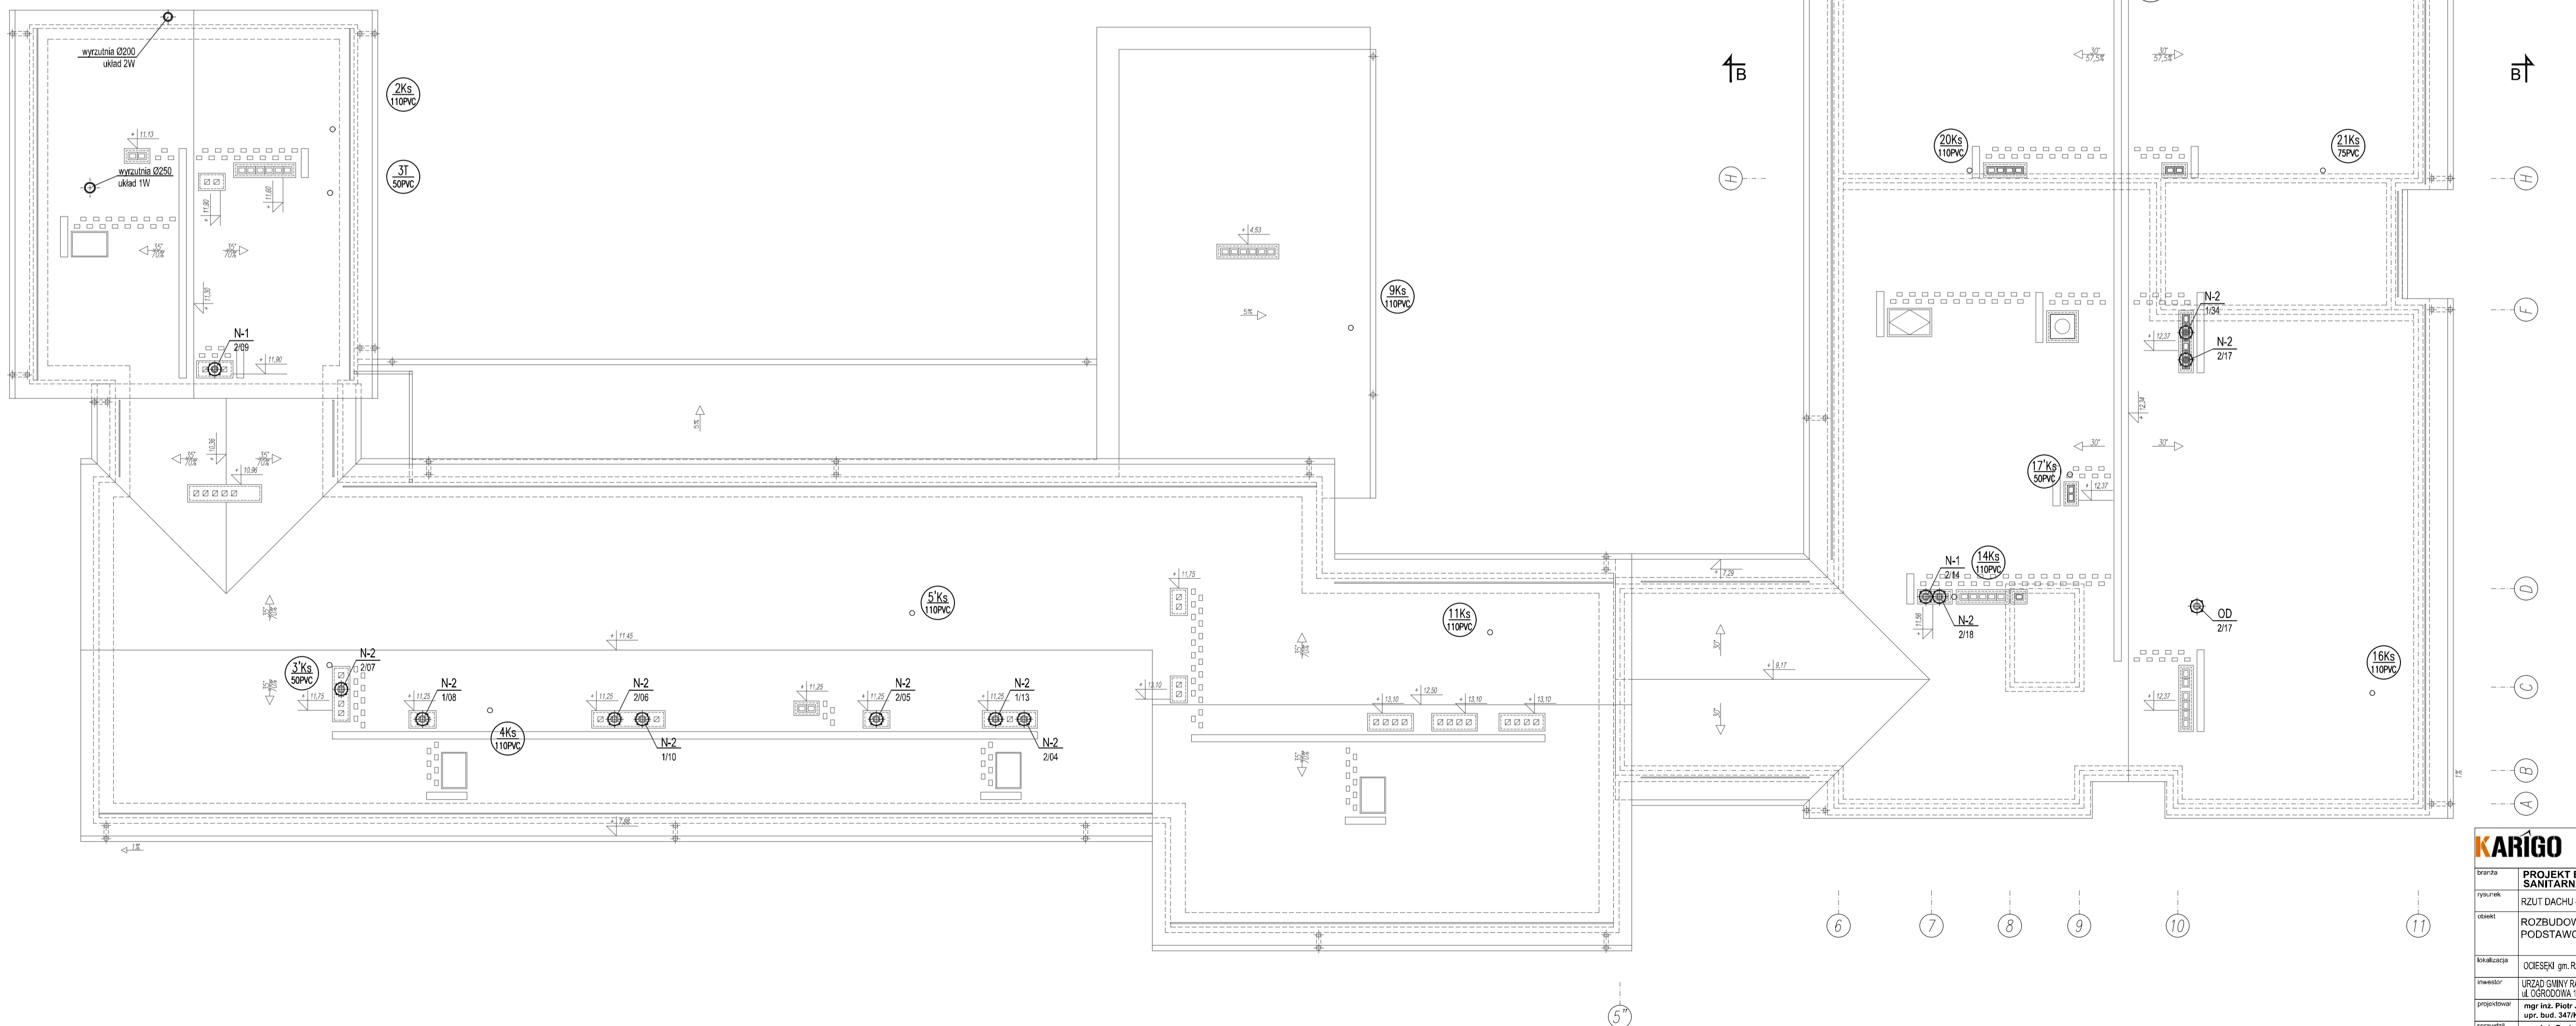

KARIGO		KARIGO Zbigniew Siewierski 25-415 Kielce, ul. Górna 20
tytuł	PROJEKT BUDOWLANY SANITARNA	skala 1:100
opis	RZUT DACHU - INSTALACJA WENTYLACJI	data 01.2018
obekt	ROZBUDOWA I PRZEBUDOWA SZKOŁY PODSTAWOWEJ w OCIESEKACH	nr rysunku
inwestor	OCIESEK gm. RAKÓW ul. tr. świd. 252, 253 obręb 0013	S-20
projektant	URZĄD GMINY RAKÓW ul. OSPRODZIA 1, 25-555 RAKÓW	
opracowanie	mgr inż. Piotr JANOWSKI ulpr. bud. 347/KL74	
opracowanie	mgr inż. Grzegorz WOJSA ulpr. bud. 225/B5	
Wszystkie prawa zastrzeżone dla autora projektu. Kopowanie i rozpowszechnianie jest zabronione.		