


- OBJAŚNIENIA:**
- woda zimna;
  - - - woda ciepła;
  - - - cyrkulacja ciepłej wody;
  - - - woda wstępnie zmieszana;
  - WZ #40c - piony instalacji wodociągowej;
  - WC #40c - piony instalacji wodociągowej;
  - Cyfk #25c - piony instalacji wodociągowej;
  - HP1 #25c - piony instalacji hydrantowej;
  - Bu - bateria umywalkowa;
  - Bzl - bateria zlewozmykawa;
  - Bz - bateria do zlewów;
  - Bzls - bateria zlewozmykawa ze spryskiwaczem;
  - Zp - zawór pisuarowy;
  - Bn - bateria natryskowa;
  - Bng - bateria do nogomyjki;
  - Zu - zawór umywalkowy na wodę wstępnie zmieszaną o bezpiecznej temperaturze regulowanej za pom. drążka dźwigni czterostopniowej regulacji wypływu wody (czas wypływu wody 15sek.) G1/2" - wg opisu;
  - N - zawór natryskowy na wodę wstępnie zmieszaną o bezpiecznej temp. uruchamiany przez naciśnięcie głowicy z 5-o stopniową regulacją wypływu wody (czas wypływu 30sek.) G1/2" wraz ze słuchawką i węzłem 1/2";
  - M - mieszacz termostatyczny G3/4" - wg opisu, w skrzynce podłynkowej zamykanej na klucz;
  - PI - zawór kulowy do płuczki ustępowej z wężykiem;
  - Zz+HA - zawór ze złączką do węża DN15 i zaworem antyskażeniowym klasy G3/4";
  - HP#25 - hydrant ppoz. Dn25 w szafce wnękowej z węzłem L=30m - wg opisu;

**UWAGA:**  
 W POMIESZCZENIACH SANITARNYCH DLA DZIECI:  
 STOSOWAĆ UMYWALKI ORAZ MISKI USTĘPOWE DZIECIĘCE O ZMNIJSZONYCH WYMIARACH;  
 WYSOKOŚĆ MONTAŻU PRZYBORÓW SANITARNYCH W ZALEŻNOŚCI O PRZEWIDYWANEGO  
 WZROSTU DZIECI - NALEŻY UZGODNIC Z UŻYTKOWNIKIEM.

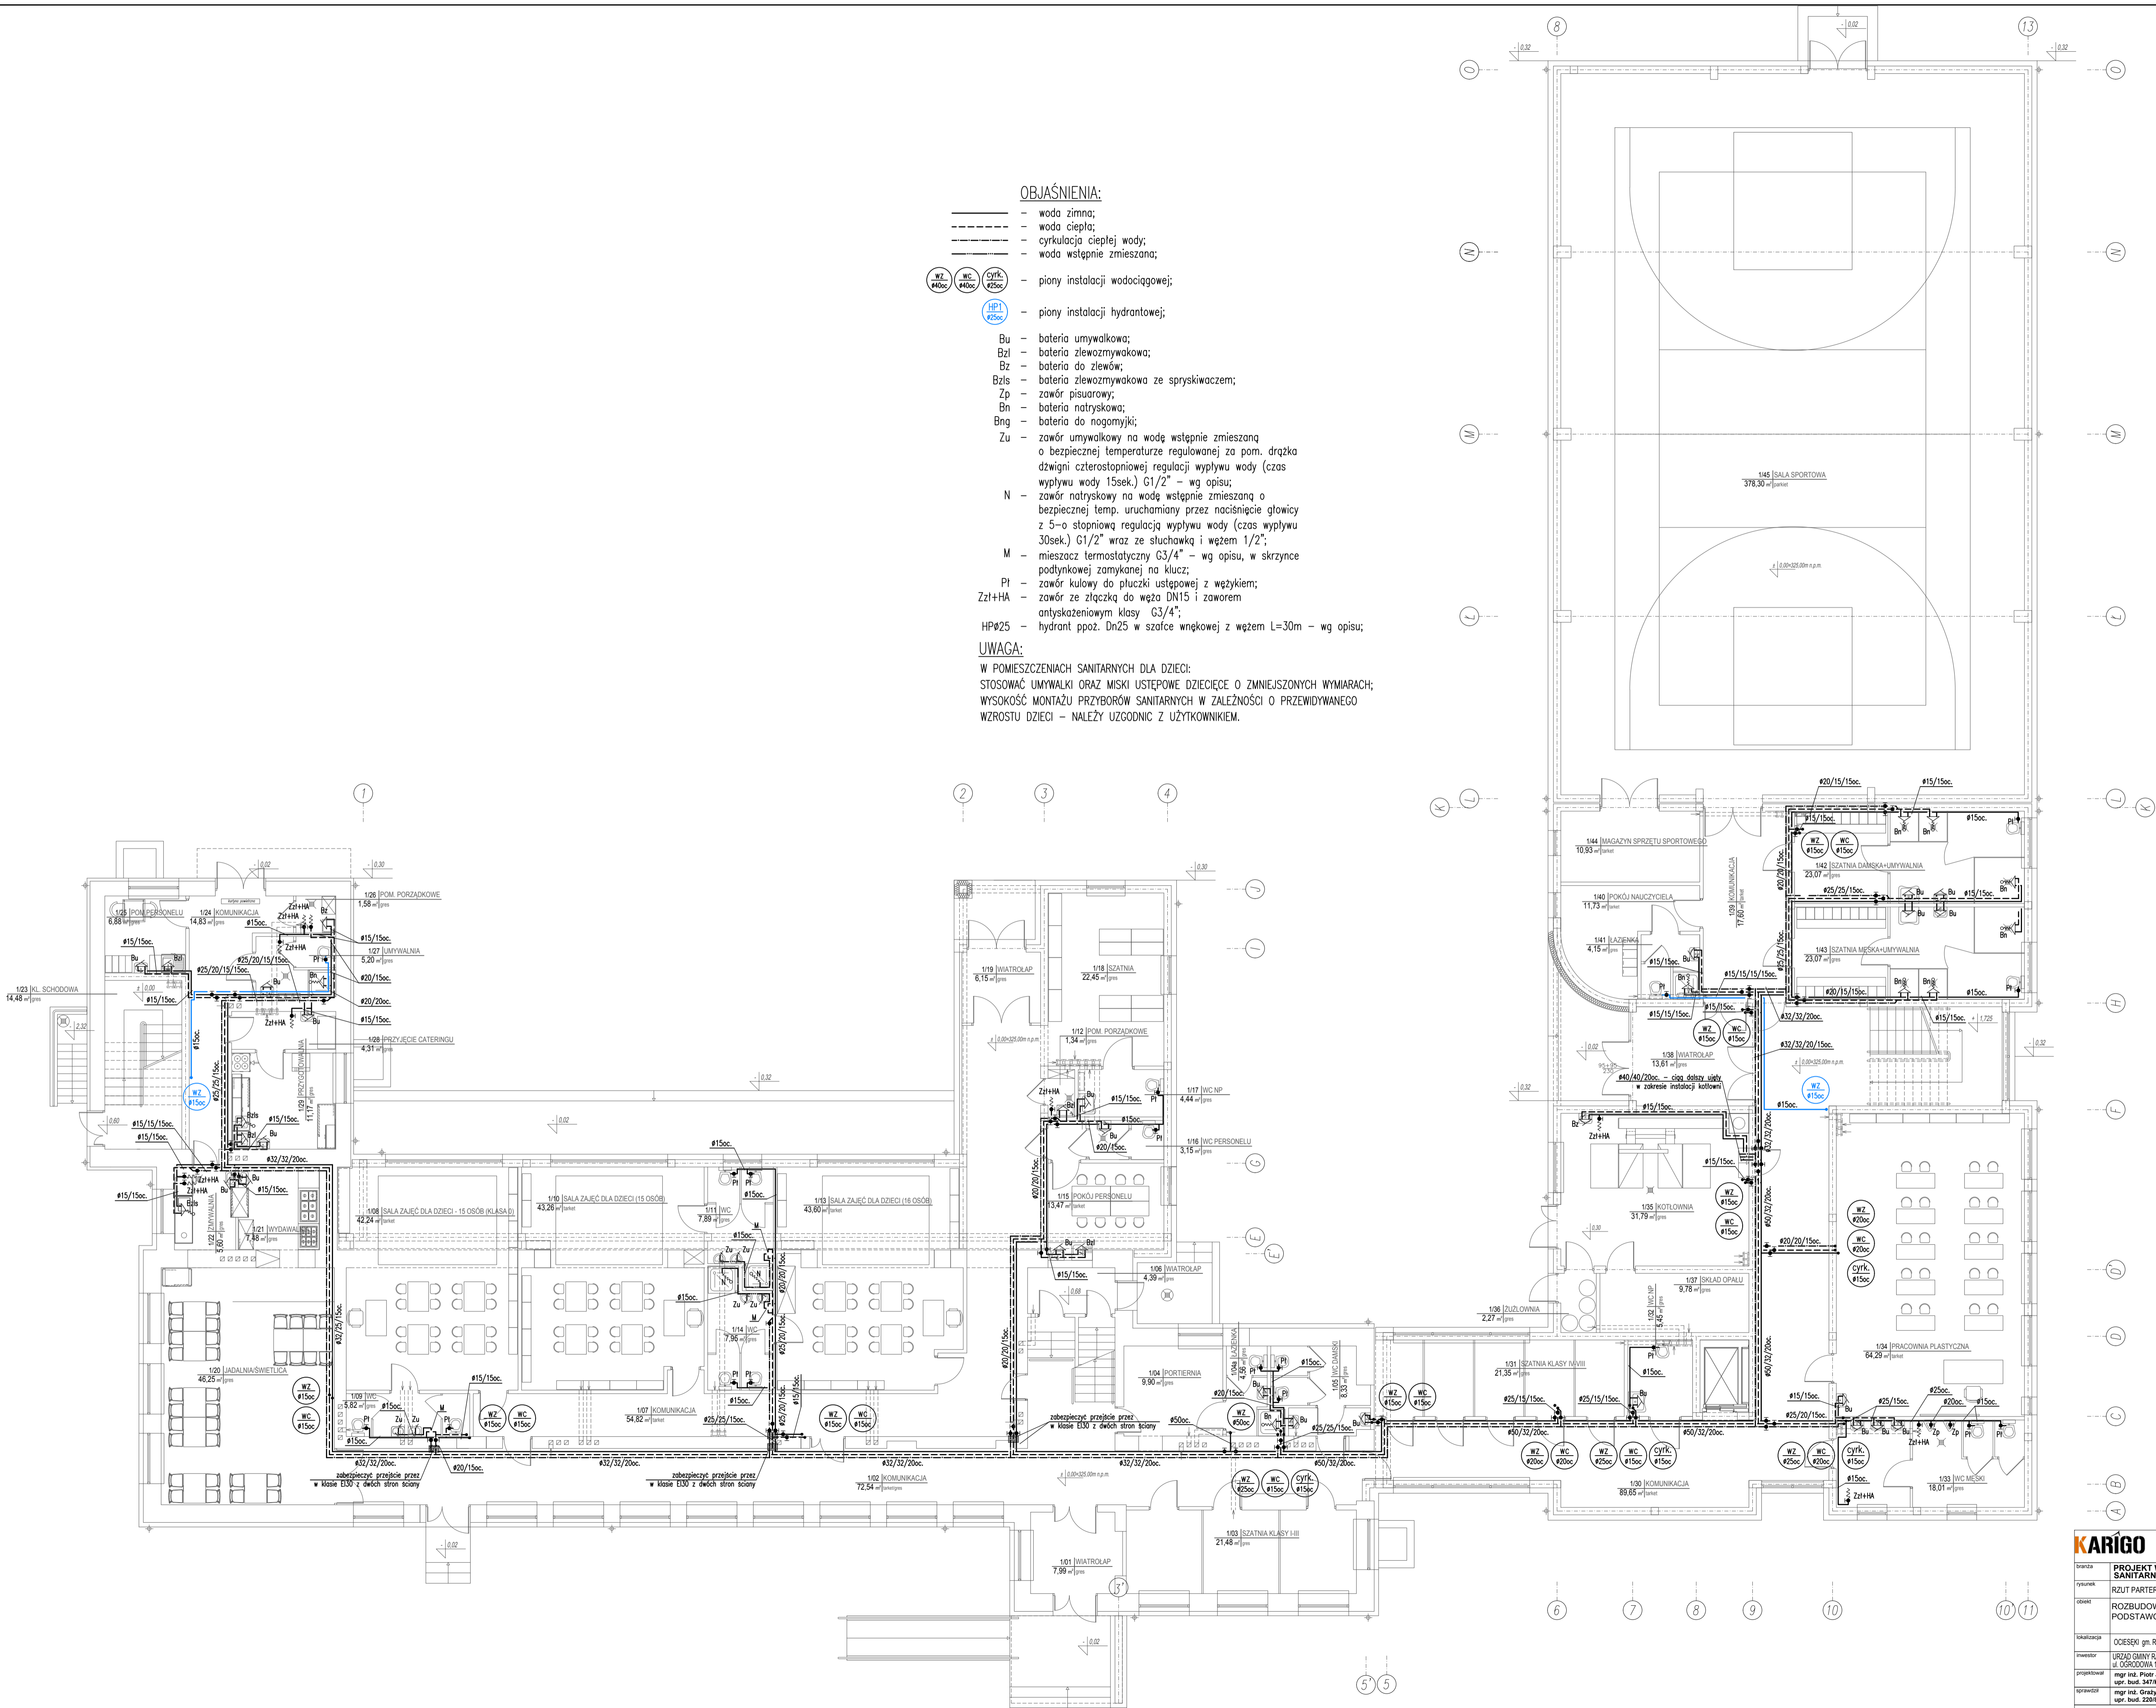

<b>KARIGO</b>		KARIGO Zbigniew Siewierski 25-415 Kielce, ul. Górna 20
tytuł	PROJEKT WYKONAWCZY SANITARNY	skala 1:100
rysunek	RZUT PARTERU - INSTALACJA WODOCIĄGOWA	data 03.2018
opis	ROZBUDOWA I PRZEBUDOWA SZKOŁY PODSTAWOWEJ W OCIESEKACH	nr rysunku
opracowanie	OCIESEKI gm. RAKÓW dz. nr ewid. 252, 253 obręb 0013	<b>S-5</b>
inwestor	URZĄD GMINY RAKÓW ul. OGRODOWA 1, 25-035 RAKÓW	
projektant	mgr inż. Piotr JAWORSKI ul. bud. 347/KL74	
opracował	mgr inż. Grzegorz WOUJA ul. bud. 220/85	

Wszelkie prawa zastrzeżone dla autora projektu. Kopiowanie i rozpowszechnianie jest zabronione.