


ROZWINIĘCIE INSTALACJI WOD-KAN.

(część 7)

SKALA 1:50

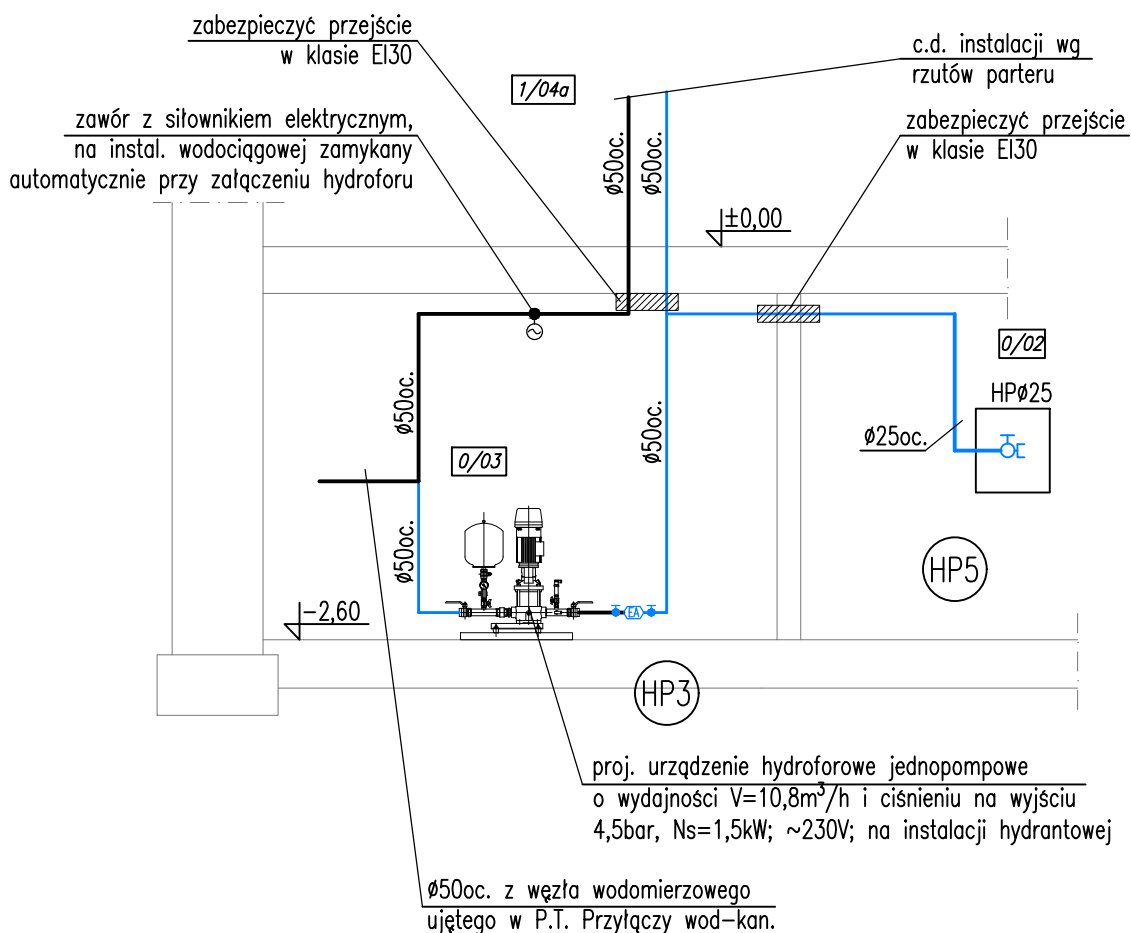

KARIGO		KARIGO Zbigniew Siewierski 25-415 Kielce, ul. Górna 20
branża	PROJEKT WYKONAWCZY SANITARNA	skala 1:50
rysunek	ROZWINIĘCIE INSTALACJI WOD-KAN. (część 7)	data 03.2018
obiekt	ROZBUDOWA I PRZEBUDOWA SZKOŁY PODSTAWOWEJ w OCIESEKACH	nr rysunku S-16
lokalizacja	OCIESEKI gm. RAKÓW dz. nr ewid. 252, 253 obręb 0013	
inwestor	URZĄD GMINY RAKÓW ul. OGRODOWA 1, 26-035 RAKÓW	
projektował	mgr inż. Piotr JAWORSKI upr. bud. 347/KL/74	
sprawdził	mgr inż. Grażyna WOJSA upr. bud. 220/85	