


ROZWIĘCIE INSTALACJI WOD-KAN.
(część 8)
SKALA 1:50

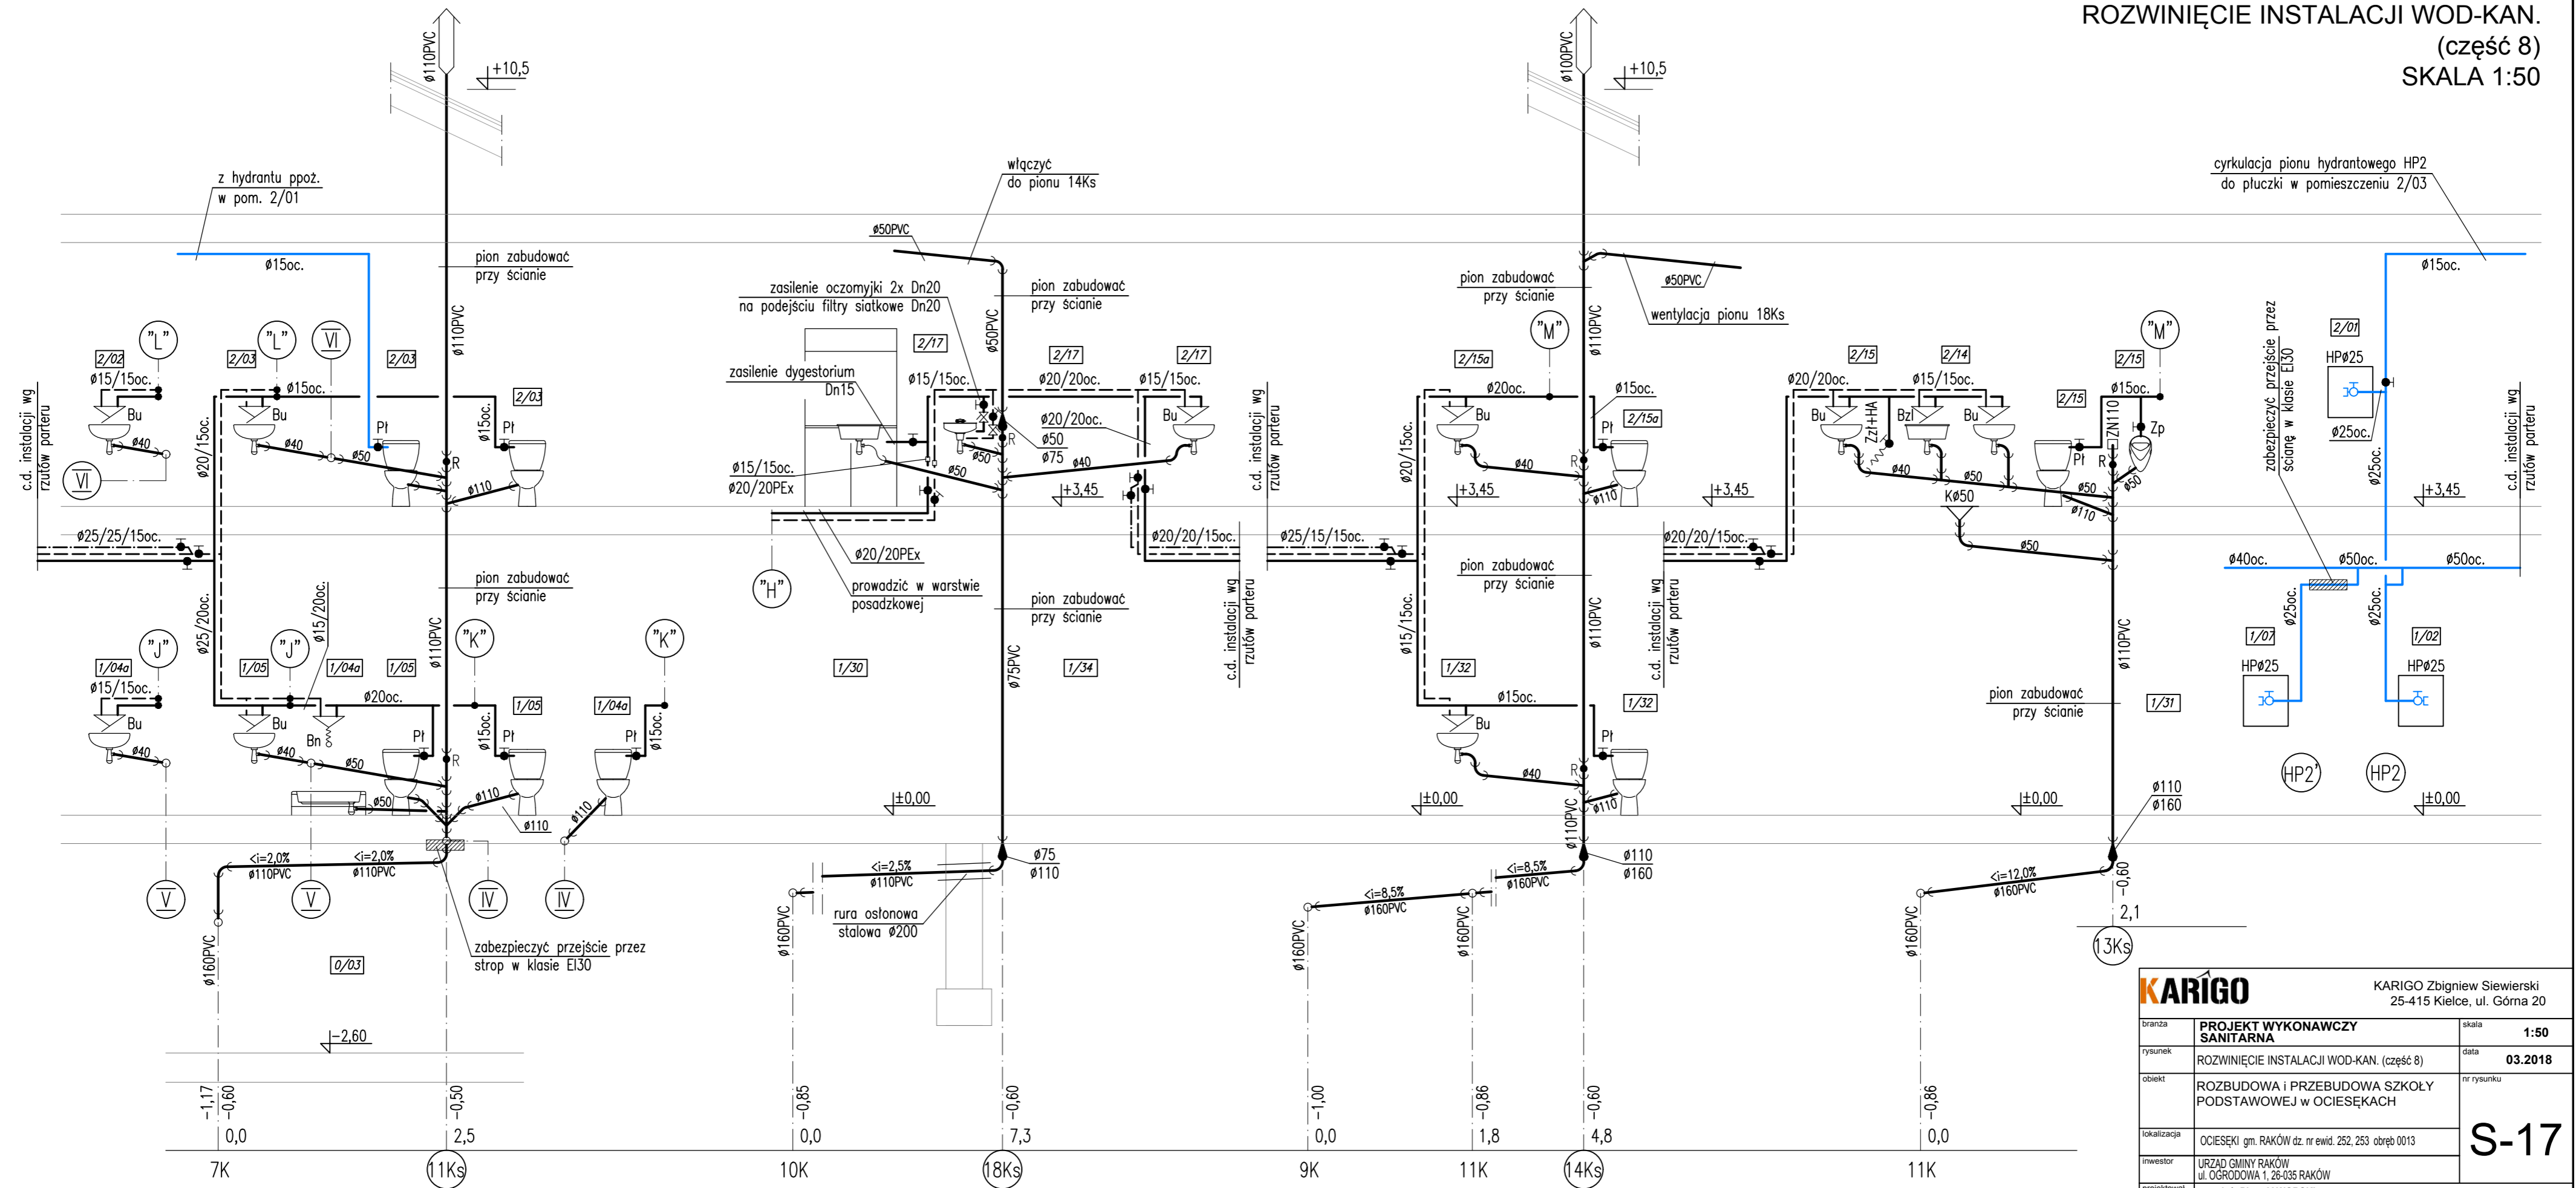

cyrkulacja piany hydrantowego HP2 do płuczki w pomieszczeniu 2/03

KARIGO		KARIGO Zbigniew Siewierski 25-415 Kielce, ul. Górna 20
branża	PROJEKT WYKONAWCZY SANITARNA	skala 1:50
rysunek	ROZWIĘCIE INSTALACJI WOD-KAN. (część 8)	data 03.2018
obiekt	ROZBUDOWA I PRZEBUDOWA SZKOŁY PODSTAWOWEJ w OCIESEKACH	nr rysunku
lokalizacja	OCIESEKI gm. RAKÓW dz. nr ewid. 252, 253 obręb 0013	S-17
inwestor	URZĄD GMINY RAKÓW ul. OGRODOWA 1, 26-035 RAKÓW	
projektował	mgr inż. Piotr JAWORSKI upr. bud. 347/KL74	
sprawdził	mgr inż. Grażyna WOJSA upr. bud. 220/85	

Wszelkie prawa zastrzeżone dla autora projektu. Kopiowanie i rozpowszechnianie bez zezwolenia.