
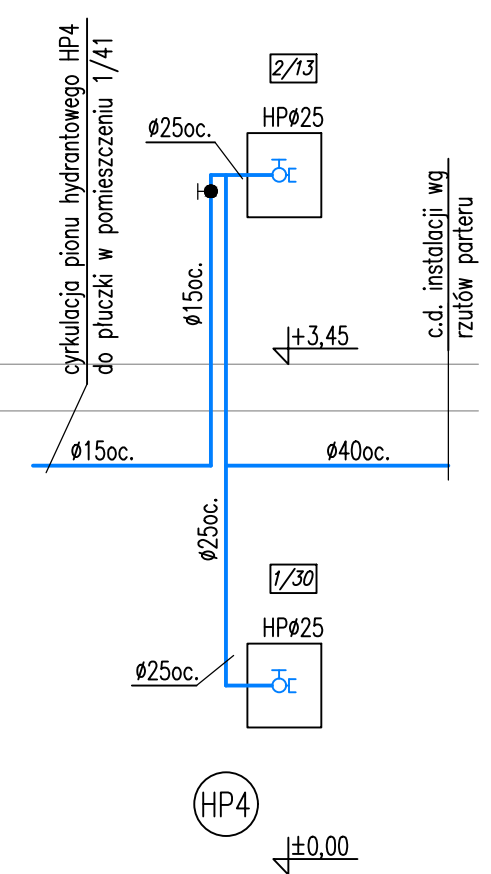


ROZWIĘCIE INSTALACJI WOD-KAN.  
(część 11)  
SKALA 1:50

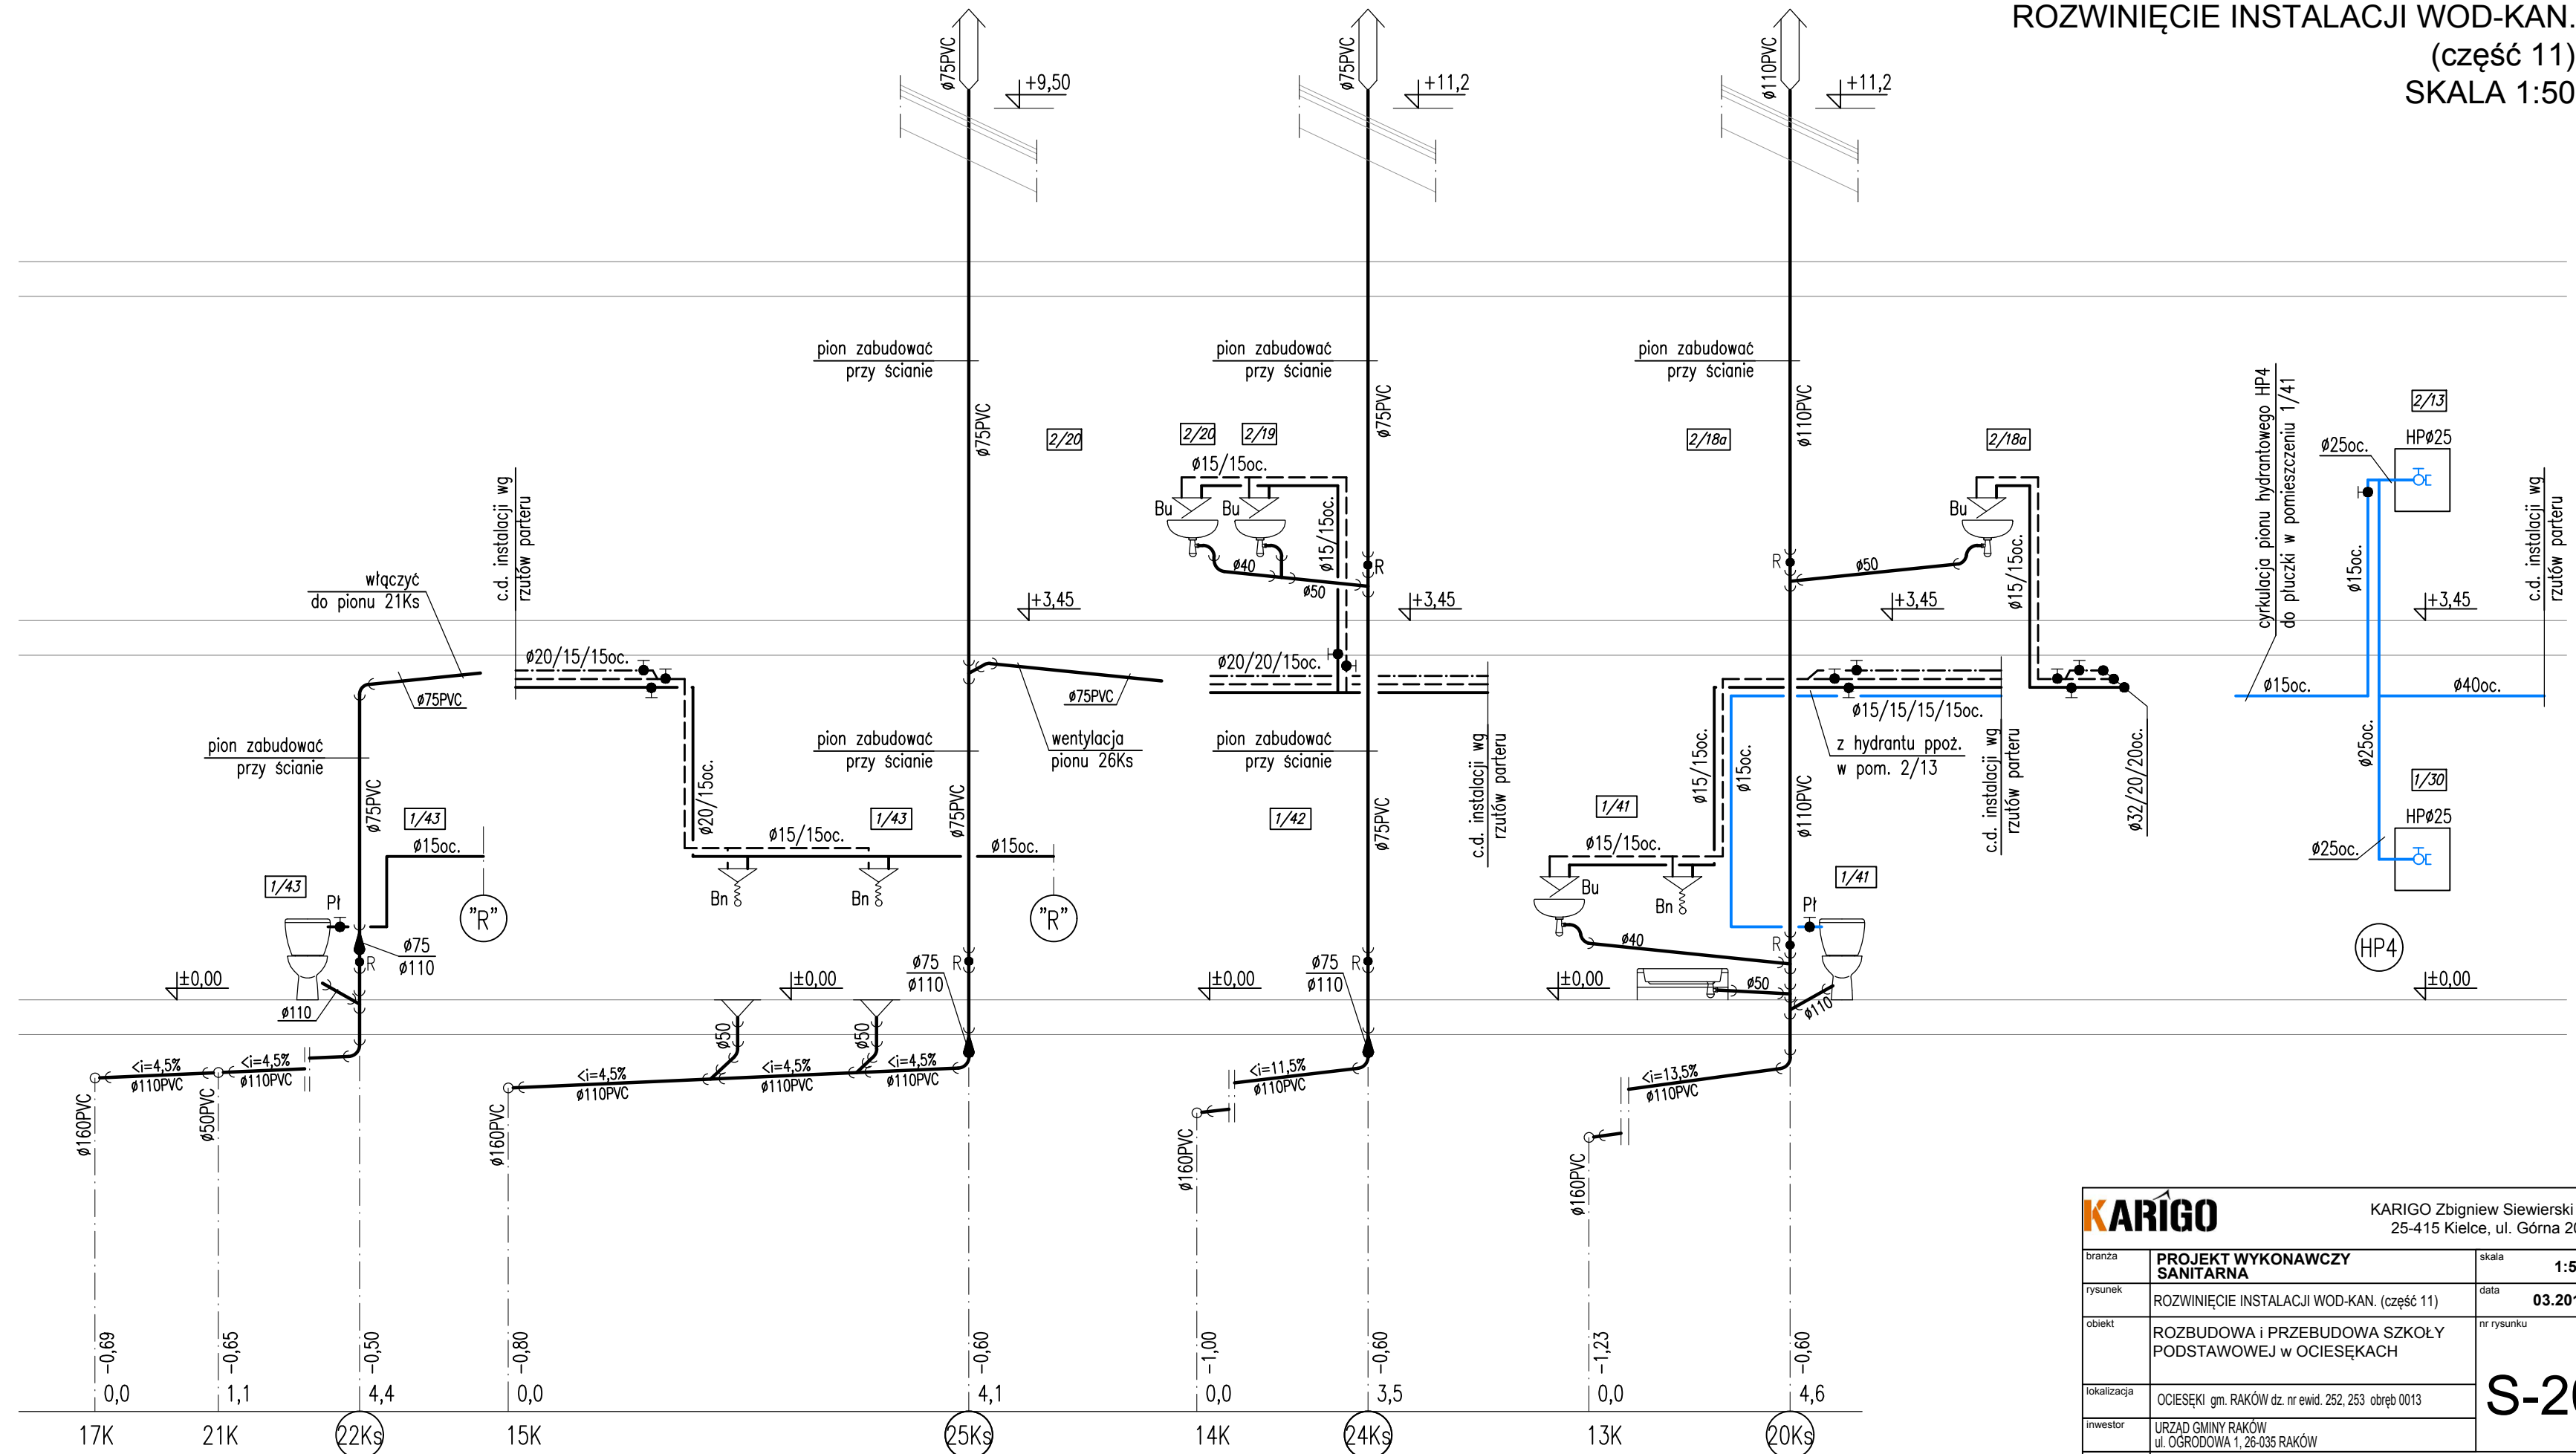

<b>KARIGO</b>		KARIGO Zbigniew Siewierski 25-415 Kielce, ul. Górna 20	
branża	<b>PROJEKT WYKONAWCZY SANITARNA</b>	skala	<b>1:50</b>
rysunek	ROZWIĘCIE INSTALACJI WOD-KAN. (część 11)	data	<b>03.2018</b>
obiekt	ROZBUDOWA I PRZEBUDOWA SZKOŁY PODSTAWOWEJ w OCIESEKACH	nr rysunku	<b>S-20</b>
lokalizacja	OCIESEKI gm. RAKÓW dz. nr ewid. 252, 253 obręb 0013		
inwestor	URZĄD GMINY RAKÓW ul. OGRODOWA 1, 26-035 RAKÓW		
projektował	mgr inż. Piotr JAWORSKI upr. bud. 347/KL/74		
sprawił	mgr inż. Grażyna WOJSA upr. bud. 220/85		
Wszystkie prawa zastrzeżone dla autora projektu. Kopiowanie i rozpowszechnianie jest zabronione.			