
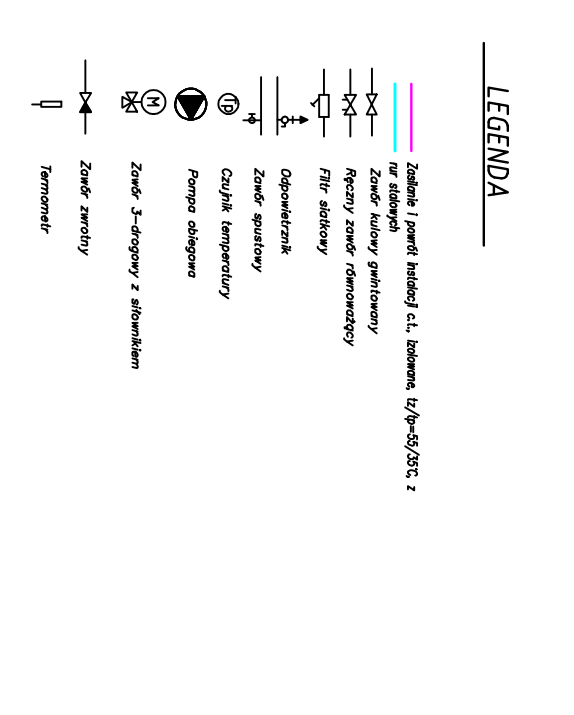


WENTYLACJA CENTRALNA WENTYLACYJNA

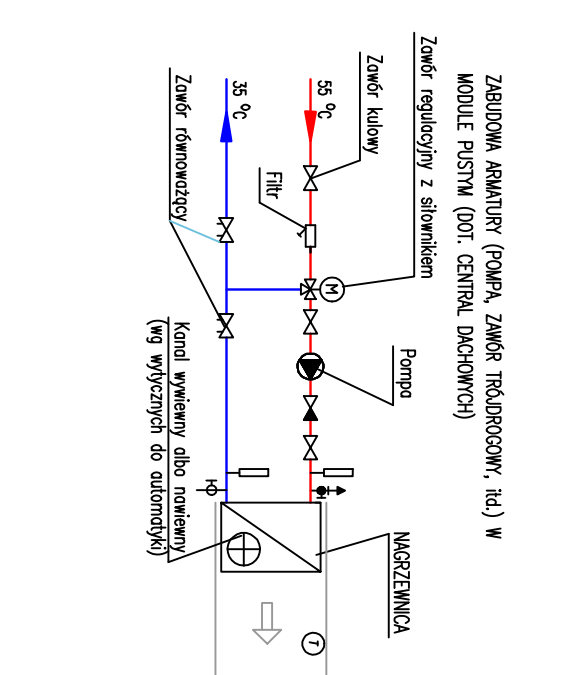

Projekt:
budowlano-wykonywcy/
termomodernizacji
budynku Gimnazjum w
Rakowie

04B

PROJ. ARCHITEKTONICZNY

Imię i nazwisko:
Janusz Tomaszewski
ul. Ogrodowa 1, 26-635 Raków
ul. Ogrodowa 1, 26-635 Raków
ul. Ogrodowa 1, 26-635 Raków
ul. Ogrodowa 1, 26-635 Raków

RZUT DACHU

data: marzec 2017 skala: 1:100

projektant:
mgr inż. c. arch. Renata Magdalena
ul. Włocławek 172
ul. Włocławek 172
ul. Włocławek 172

mgr inż. Leszek Kuczyński, architekt
ul. Włocławek 172

ARGOX **BIRKO**