


RZUT I PIĘTRA  
SKALA 1:100

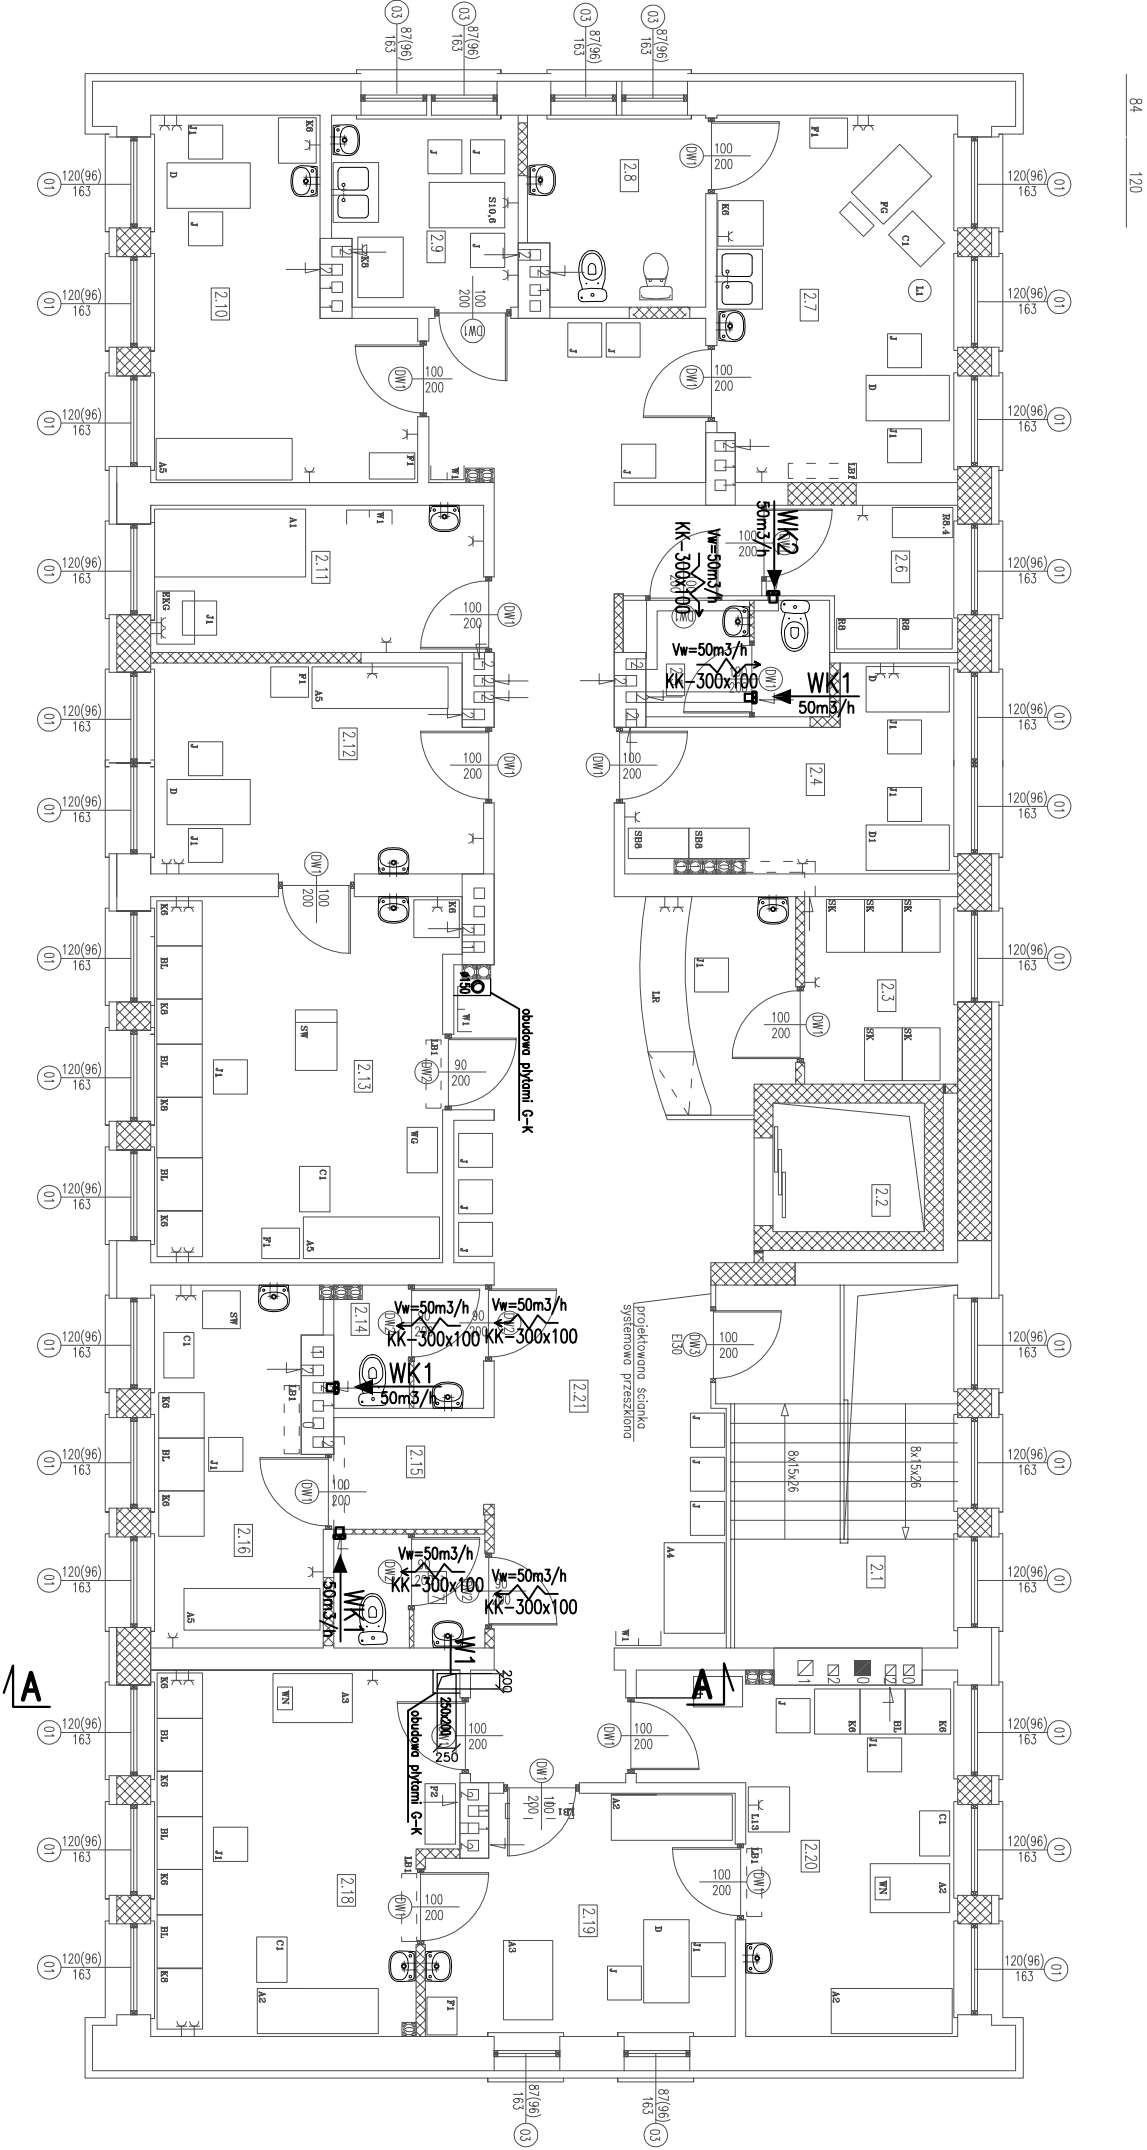

| NR                     | NAZWA POMIESZCZENIA         | POW.[m <sup>2</sup> ] | RODZAJ POSADZKI WYS.POM. |
|------------------------|-----------------------------|-----------------------|--------------------------|
| 2.1                    | Klatka schodowa             | 12,04                 | Terkota                  |
| 2.2                    | Winda                       | 3,40                  | Terkota                  |
| 2.3                    | Recepcja                    | 9,28                  | Terkota                  |
| 2.4                    | Pom. administracyjne        | 9,85                  | Terkota                  |
| 2.5                    | WC dla personelu            | 3,94                  | Terkota                  |
| 2.6                    | Magazyn medyczny            | 4,25                  | Terkota                  |
| 2.7                    | Gabinet ginekologa          | 15,29                 | Terkota                  |
| 2.8                    | Kabina higieniczna          | 5,73                  | Terkota                  |
| 2.9                    | Pom. socjalne               | 6,02                  | Terkota                  |
| 2.10                   | Gabinet lekarski            | 13,68                 | Terkota                  |
| 2.11                   | EKG                         | 8,58                  | Terkota                  |
| 2.12                   | Gabinet internisty          | 12,02                 | Terkota                  |
| 2.13                   | Gabinet zabiegowy dorosłych | 18,88                 | Terkota                  |
| 2.14                   | W-C ogólny                  | 3,22                  | Terkota                  |
| 2.15                   | Hall                        | 2,93                  | Terkota                  |
| 2.16                   | Pobielniła pobierania prób  | 10,48                 | Terkota                  |
| 2.17                   | WC dla dzieci               | 3,01                  | Terkota                  |
| 2.18                   | Gabinet zabiegowy dzieci    | 18,38                 | Terkota                  |
| 2.19                   | Gabinet lekarski dziecięcy  | 12,29                 | Terkota                  |
| 2.20                   | Gabinet szczepień           | 15,34                 | Terkota                  |
| 2.21                   | Hall                        | 56,72                 | Terkota                  |
| Powierzchnia całkowita |                             | 245,33                |                          |

OZNACZENIA

- N1 – układ nowieny N1
- W1 – układ wywieny W1
- N2 – układ nowieny N2
- W2 – układ wywieny W2
- N3 – układ nowieny N3
- W3 – układ wywieny W3

OZNACZENIA

- N1 centrala nowieny typ TA-1100EL z nagrzewnicą elektryczną moc 9kW +0,325kW/400V Vn=630m<sup>3</sup>/h, spręż 200Pa z tłumikiem typ LDC 250-900
- W1 wentylator dachowy typ DNS Wv=650m<sup>3</sup>/h, moc130W/230V praca zblokowana z N1
- N2 wentylator nowieny typ Vent-125 B Vn=155 m<sup>3</sup>/h, spręż 80Pa z nagrzewnicą elektryczną DH-160/20 moc 2kW +0,080kW/230V
- W2 wentylator wyciągowy typ Vent-100 Wv=100m<sup>3</sup>/h moc 50W/230V, praca zblokowana z N2
- UMK Konnektor wentylatorowy podwieszony do stropu, z komorą mieszającą, z nagrzewnicą elektryczną Vn= 170 m<sup>3</sup>/h, moc nagrzewnicy 1,4kW, napięcie 1x230 V 900 obr[1/min], ze sterownikiem termostatycznym – praca zblokowana z wentylatorem wyciągowym WK3

UWAGI:

- 1. PRZEWODY WENTYLACYJNE OBUDOWAĆ PŁYTAMI Z KARTON – GIPSU

Dom z klasą

projekty budowlane

25-008 Kielce  
ul.Staszica1/P.108

Obiekt:

Adres:

Tytuł rysunku:

Stadium:

Projektował:

Sprawił:

Opracował:

OŚRODEK ZDROWIA

RAKÓW dz. nr ewid. 2976/3 i 2980/5

RZUT I PIĘTRA –WENTYLACJA

Projekt wykonawczy

mgr inż. K. Chodacko

mgr inż. D. Warda

mgr inż. W. Tomaszewska

sanitarna

sanitarna

sanitarna

KL-54/02

70/82

<

UWAGA: Niniejsza dokumentacja ani żadna jej część nie może być powielana ani rozpowszechniana za pomocą urządzeń elektronicznych, mechanicznych, kopiujących, nagrywających i innych bez pisemnej zgody posiadacza praw autorskich: Dom z klasą